



Legenda :

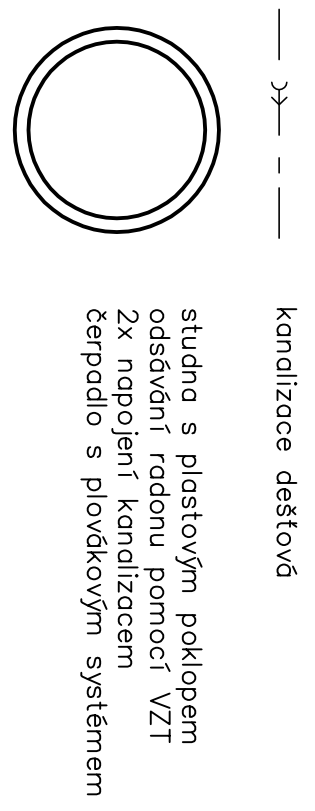

Legenda :

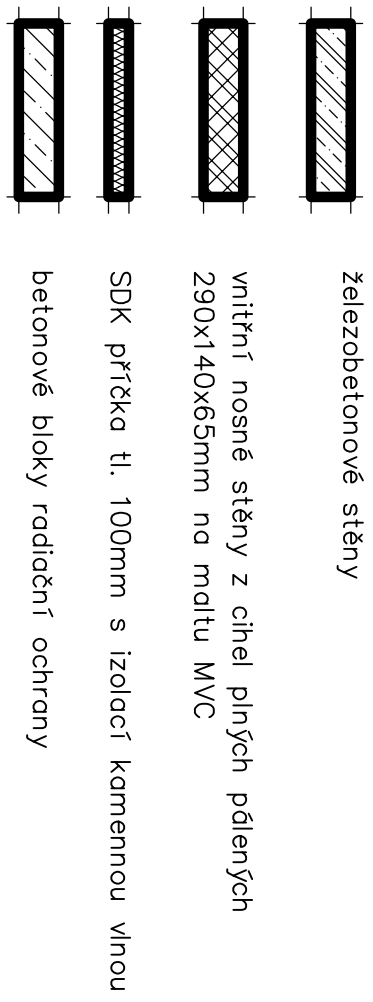

±0,00 = 275,25

| | | | |
|--|--|------------------|-----------------------|
| Vypracoval | | Zodp. projektant | |
| Ing. Lucie Turcovská | | Ing. Jiří Fidler | |
| | | | |
| Vysoká škola báňská - Technická univerzita 17 listopadu 15/2172, 708 33 Ostrava Poruba | | | |
| Odstranění průsaků vody do laboratoře neutronové aktivační analýzy Planetárium Ostrava, parcela č. 2347 k.ú. Krásné Pole | | | |
| půdorys 1.PP | | datum | 07/2020 |
| | | účel | prováděcí dokumentace |
| | | č. zakázky | 338/373 |
| | | měřítko | 1 : 50 |
| | | č.výkresu | D1.02 |