



ŘEZ A-A

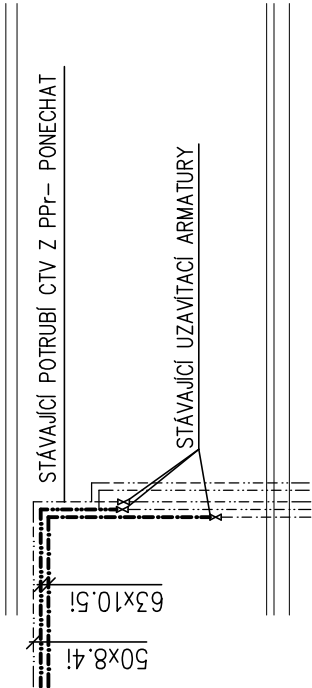


ŘEZ B-B

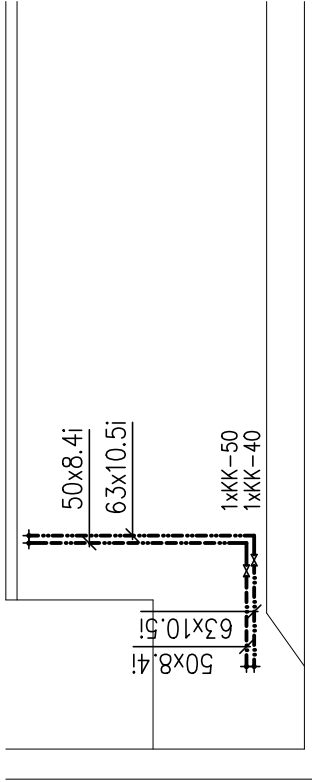

LEGENDA POTRUBÍ

- POTRUBÍ STUŽENÉ VODY PP- PN 20
- POTRUBÍ TEPLÉ VODY PP- PN 20
- POTRUBÍ CIRCULACE TEPLÉ VODY PP- PN 20

SPÁVNÁ CHODBA C'

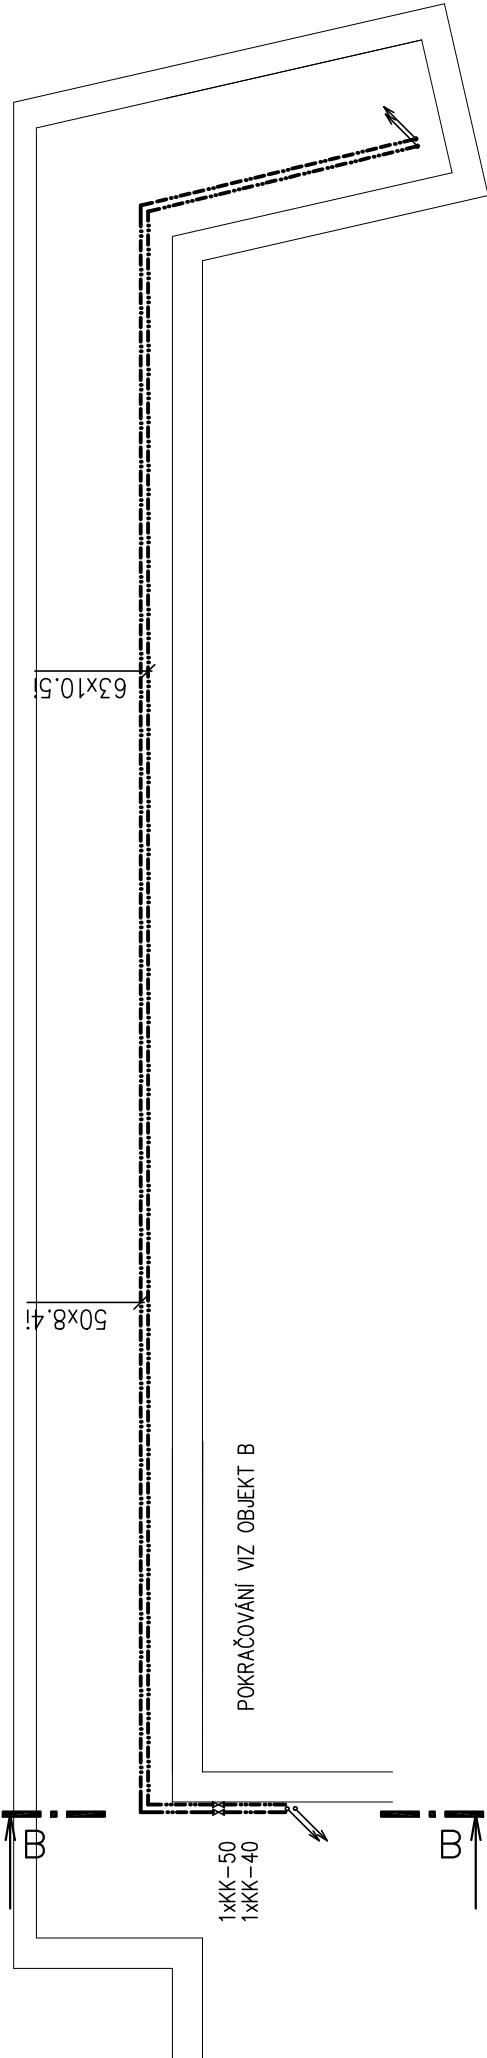

ZDRAVOTECHNICKÉ INSTALCE

VED. PROJEKTU ING. I. HOLINKA	ZODP. PROJEKTANT AUTOR	MÍSTO STAVBY OSTRAVA-PORUBA 17. LISTOPADU 15/2172	<div><div>idea</div><div>atelier</div><div>INVESTICE · DESIGN · ARCHITEKTURA UL. STRMÁ 12 · 709 00 OSTRAVA</div></div>
ZODP. PROJ. SPEC. L. JERAKASOVÁ	PROJEKTANT KONTROLOVAL ING. I. HOLINKA	INVESTOR VSB TU OSTRAVA 17. LISTOPADU 15/2172	
FORMÁT A0		DATUM ŘÍJEN 2018	
STUPĚŇ P.D. DPS		Z. ČÍSLO 30-7/18	
REKONSTRUKCE ROZVODŮ TUV, SV A KANALIZACE V BUDOVĚ "C"		MĚŘÍTKO Č. V.	411
PŮDORYS 1.NP- BUDOVA "B", SPOJOVACÍ CHODBA BUDOVA "C"		MĚŘÍTKO 1:100	411