



PŮDORYS

Vzorová kanalizační šachta DN 1000

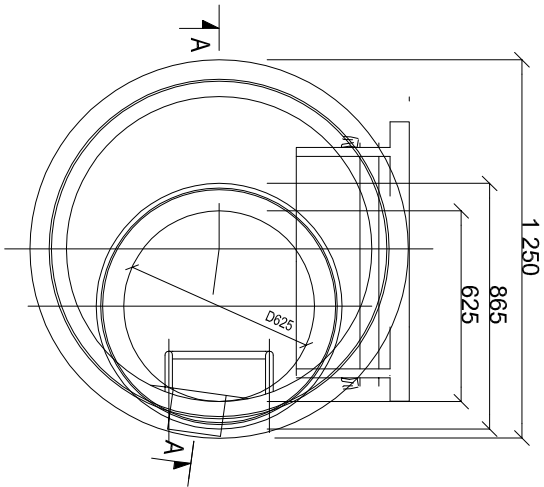

ŘEZ A-A

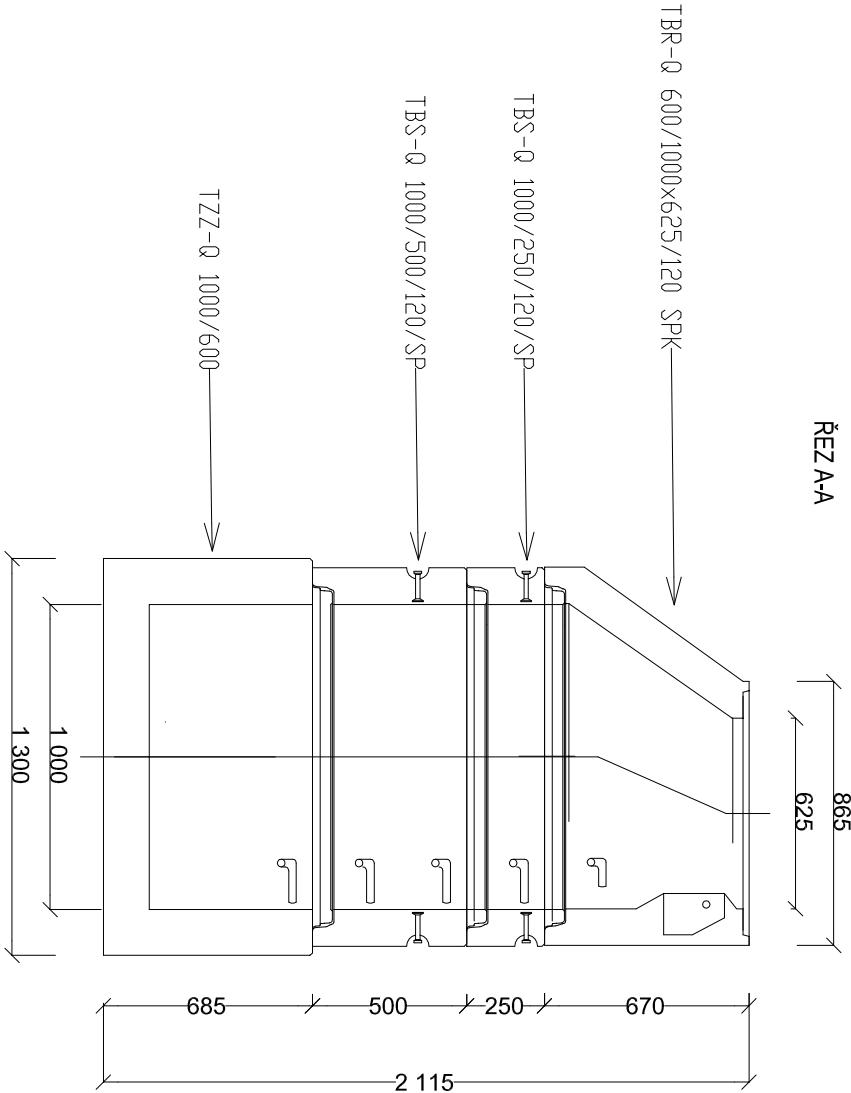

±0,000 = 266,430 m n.m. BpV

HLAVNÍ PROJEKTANT:



Energy Benefit Centre a.s.
Křenova 4383, 162 00 Praha 6
tel.: +420 270 003 300
e-mail: kontakt@energy-benefit.cz
internet: www.energy-benefit.cz

Hlavní projektant:
Ing. Libor Trutněka

Zastupuje hlavního projektanta:
Ing. Vladav Waidlich

Hlavní architekt:

ZPRACOVATEL ČÁSTI:



Energy Benefit Centre a.s.
Křenova 4383, 162 00 Praha 6
tel.: +420 270 003 300
e-mail: kontakt@energy-benefit.cz
internet: www.energy-benefit.cz

Vypracoval:

Tomáš Blitner
Zodp. projektant:

Ing. Dana Kožusňková

STAVEBNÍK:

VYSOKÁ ŠKOLA BAŇSKÁ - TECHNICKÁ UNIVERZITA OSTRAVA
17. listopadu 2172/15, 708 Ostrava - Poruba

PROJEKT:

Budova CPIT TL4 v areálu Vysoké školy báňské-Technické univerzity Ostrava

Zakázkové číslo:

230217

Paré:

Datum:

05/2024

Stupeň:

DPS

OBJEKT:

SO 01 - BUDOVA VŠB TUO CPIT TL 4

ČÁST, PROFESE:

D.2 DOKUMENTACE TECHNICKÝCH A TECHNOLOGICKÝCH ZAŘÍZENÍ, IO 01 - DEŠŤOVÁ KANALIZACE

VÝKRES:

VZOROVÝ VÝKRES ČISTIČÍ BETONOVÉ ŠACHTY

Měřítko:

1:50

ID PROJEKTU_STUPEŇ_OBJEKT_ID_PROFESSE_PROFESSE-ČÍSLO_OBSAH:

CPITTL4_DPS_D.2_IO 01-14_VZOROVÝ VÝKRES ČISTIČÍ BETONOVÉ ŠACHTY