
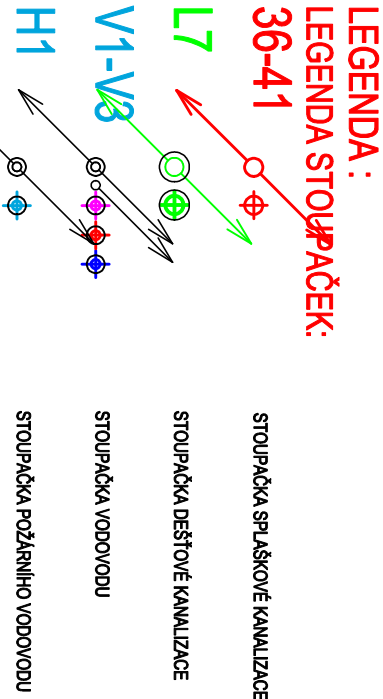


Tabulka místností 3.NP						
Č.	NÁZEV MÍSTNOSTI	PL. (m²)	OZN. PODL.	PODLAHA	ZVL. ÚPR. STĚN	STROP
314	Úklid. m.	2,07	P01	Keramická dlažba	Keramický obklad	Omlítka
315a	Umývárna	7,29	P01	Keramická dlažba	Keramický obklad	SDK podhled
315b	Sprchy	5,28	P01	Keramická dlažba	Keramický obklad	SDK podhled
315c	WC - Muži	13,39	P01	Keramická dlažba	Keramický obklad	SDK podhled
		28,04 m²				2 885

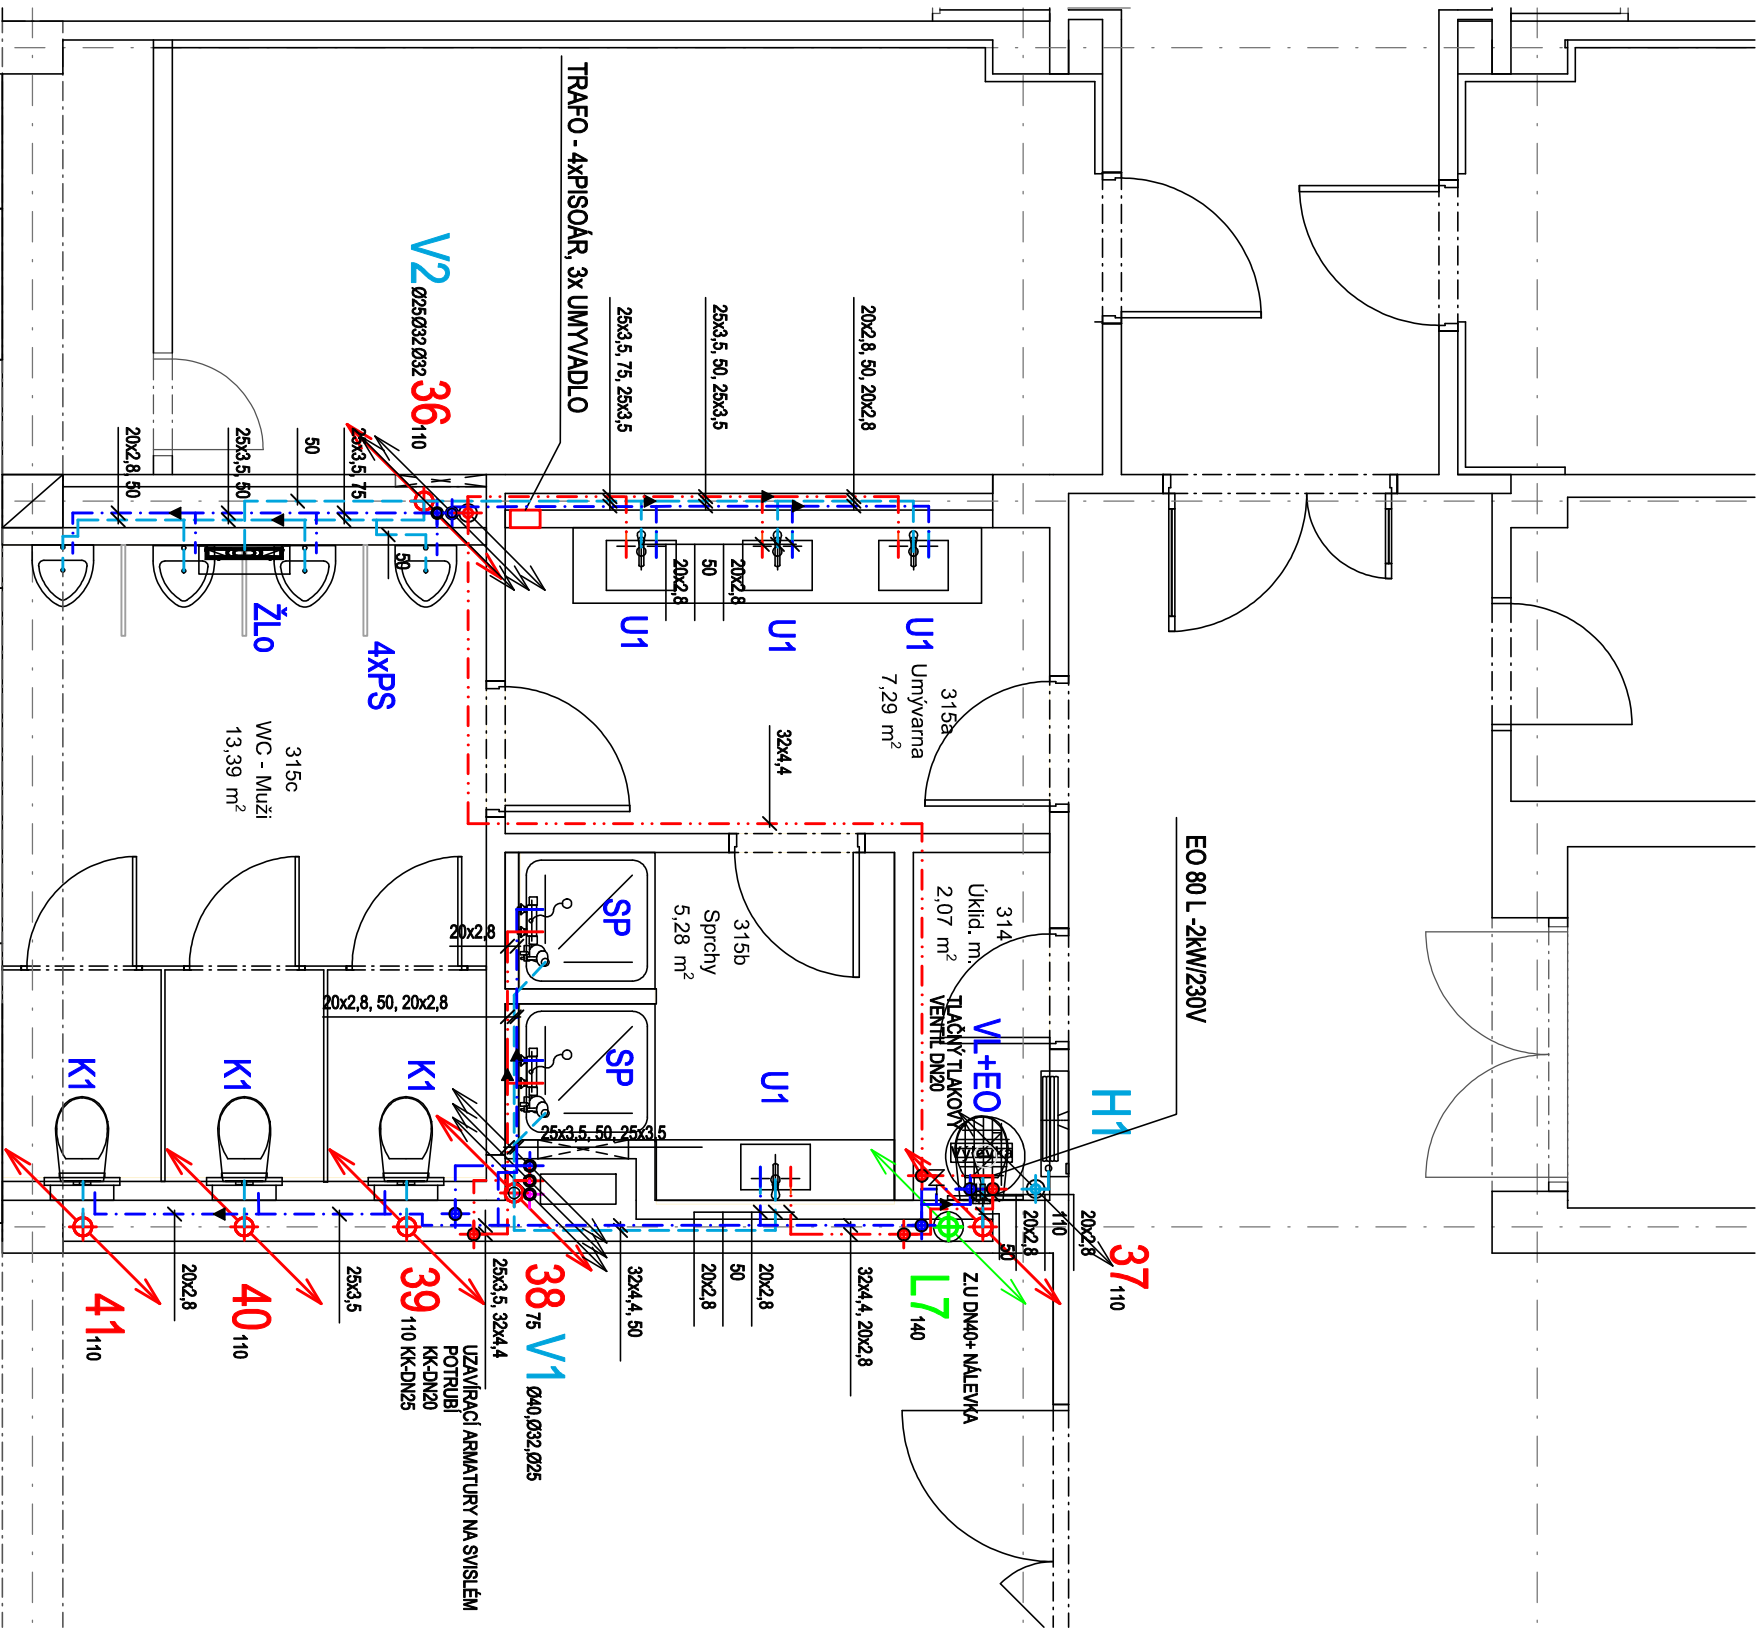

- LEGENDA VNITŘNÍ KANALIZACE:**
- POTRUBÍ SPLAŠKOVÉ KANALIZACE PŘIPOJOVACÍ PP-HT
- LEGENDA VNITŘNÍ VODOVOD:**
- POTRUBÍ STUDENÉ VODY PP-RCT S ČEDIČOVÝM VLÁKNEM + TEPELNÁ IZOLACE
- POTRUBÍ TEPLÉ VODY PP-RCT S ČEDIČOVÝM VLÁKNEM + TEPELNÁ IZOLACE
- POTRUBÍ POŽÁRNÍ VODY POZINKOVANÉ OCELOVÉ POTRUBÍ SPOJOVANÉ LISOVÁNÍM + TEPELNÁ IZOLACE
- LEGENDA ZAŘÍZOVACÍCH PŘEDMĚTŮ:**

- K** BÍLÝ KERAMICKÝ ZÁVĚSNÝ KLOZET S ANTIBAKTERIÁLNÍM SEDÁTKEM S POKLOPEM SAMONOSNÝ MONTÁŽNÍ ZÁVĚSNÝ PRVEK S NADRŽKOU, RV-DN15 3ks
- U1** BÍLÉ KERAMICKÉ ZÁRPUSTNÉ UMYVADLO 600x465 mm, CHROMOVANÝ SIFON UMYVADLOVÝ DN40, 2xRV-DN15 STOLANĚKOVÁ CHROMOVANÁ PAKOVÁ UMYVADLOVÁ BATERIE S OTÁČIVÝM ÚSTÍM 1 ks (m.č.315b)
- Ps** STOLANĚKOVÁ AUTOMATICKÉ SENZOROVÉ BATERIE 3 ks (m.č.315a)
- BÍLÝ KERAMICKÝ PISOAR S INTEGROVANÝM NAPÁJECÍM ZDROJEM, Z.U. DN50 4ks
- SP** SPRCHA, SPRCHOVÁ VANIČKA POLYMERARMOR 900x900 SE Z.U. DN50, CHROMOVANÁ SPRCHOVÁ PAKOVÁ BATERIE S PŘÍSLUŠENSTVÍM (SPRCHOVÝM SETEM) 2ks
- VL** KERAMICKÁ STOLATÁ VÝLETKA S PLASTOVOU MŘÍŽKOU, TLAKOVÝ SPLACHOVAČ 1ks

± 0,000 = 267,48 m n. m. BpV

NÁZEV STAVBY

Modernizace chodeb pavilonu G VŠB-TUO

Projektová dokumentace pro provádění stavby

CHVĀLEK

ATELIÉR

HLAVNÍ PROJEKTANT Ing. Martin Čestár		ARCHITEKT Ing.arch. Martin Chválek, MBA Ing. arch. František Uhlířman	PROJEKTANT Ing. Petr Kudlík <i>in. Petr Č</i>	VYPRACOVAL Ing. Petr Kudlík <i>in. Petr Č</i>	CHVÁLEK ATELIER s.r.o. Kotkova 1064/12 702 00 OSTRAVA	IČO: 05725674 +420 595 693 250 info@chvalekatelier.cz	
OBJEDNATEL Vysoká škola báňská - Technická univerzita Ostrava, 17. listopadu 2172/15, 708 00 Ostrava - Ponuba							
STAVBNÍ OBJEKT SO 02 Sociální zařízení G		ČÁST D1.02.40 Zdravotnicka	STUPĚŇ DPS MĚŘÍTKO 1:50				FORMÁT A4 2x A4
NÁZEV VÝKRESU Půdorys 3.NP			ARCHIVNÍ ČÍSLO 23-029-05				
			ČÍSLO VÝKRESU D1.02.40-05		REVIZE		

TENTO DOKUMENT JE MAJETKEM SPOLEČNOSTI CHVĀLEK ATELIER s.r.o., BEZ PŘEVÁHNOU SVOLENÍ ODPOVĚDNÉHO ZÁSTUPCE FIRMY CHVĀLEK ATELIER s.r.o. NESMÍ BÝT DOKUMENT KOPÍROVÁN, POUŽIT NEBO PŘEDÁN TŘETÍ OSOBOU K DALŠÍMU POUŽITÍ