



Tabulka místností 2.NP						
Č.	NÁZEV MÍSTNOSTI	PL. (m²)	OZN. PODL.	PODLAHA	ZVL. ÚPR. STĚN	STROP
214	Úklid. m.	2,07	P01	Keramická dlažba	Keramický obklad	Omlítka
215a	Umývárna	7,29	P01	Keramická dlažba	Keramický obklad	SDK podhled
215b	Sprchy	5,28	P01	Keramická dlažba	Keramický obklad	SDK podhled
215c	WC - Muži	13,39	P01	Keramická dlažba	Keramický obklad	SDK podhled
		28,04 m²				

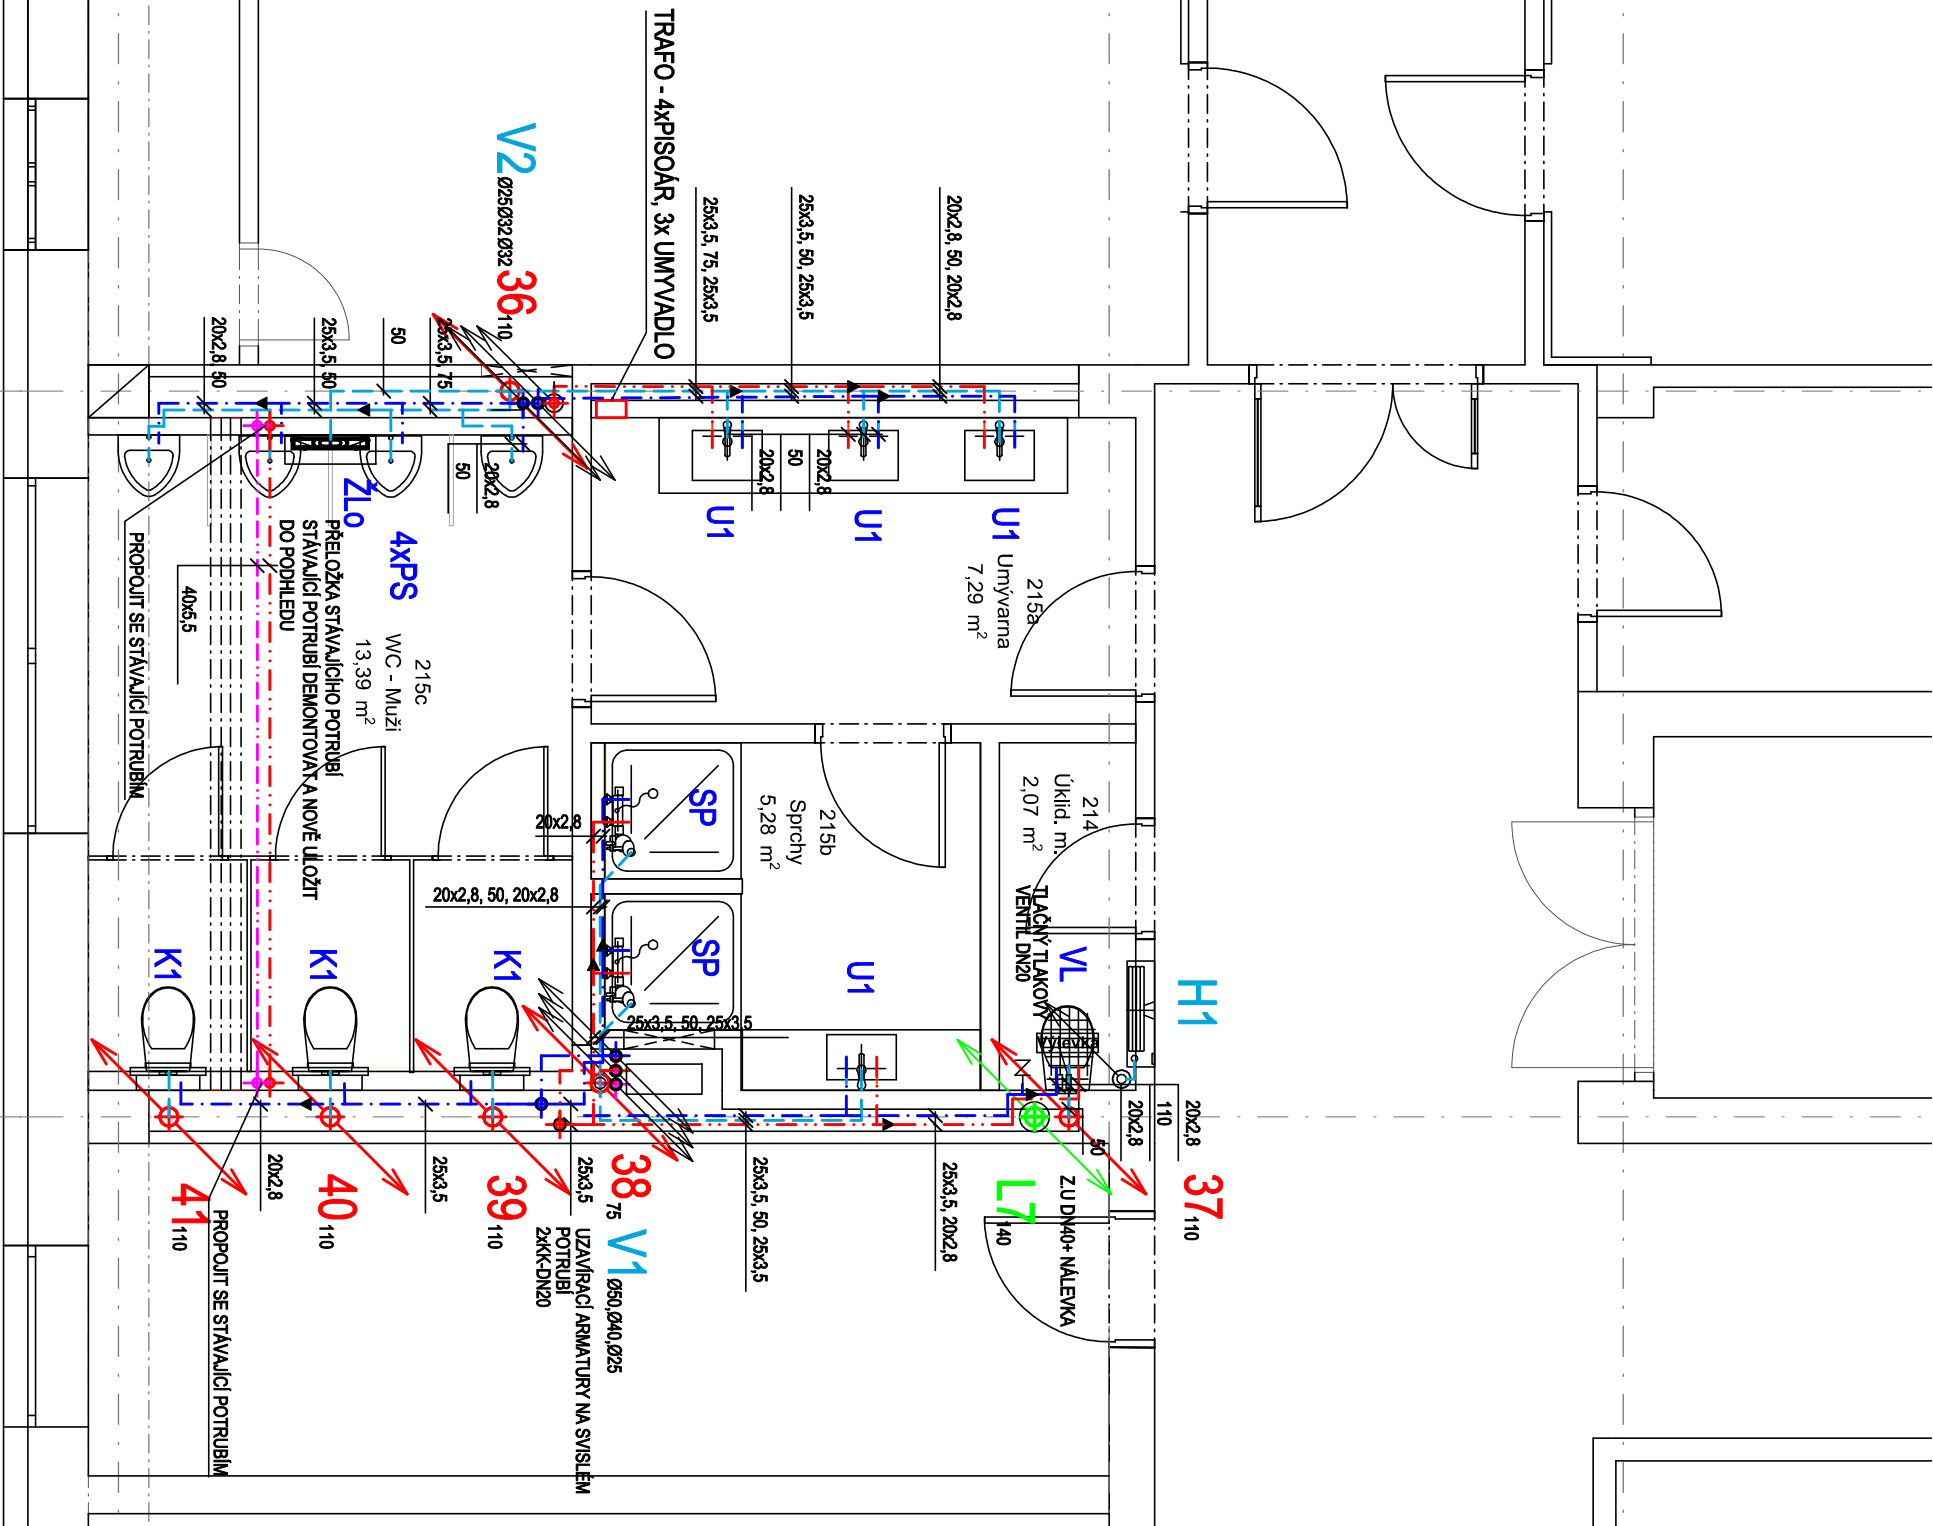

LEGENDA:
LEGENDA STOUPAČEK:

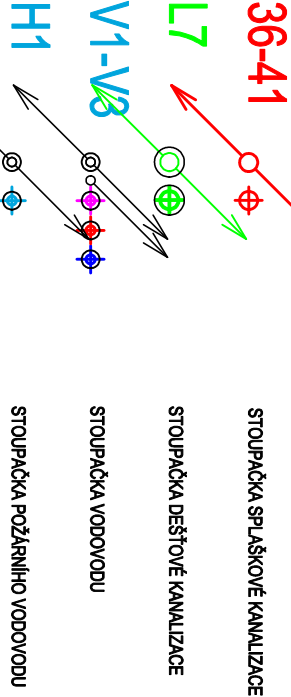


LEGENDA VNITŘNÍ KANALIZACE:

- POTRUBÍ SPLAŠKOVÉ KANALIZACE PŘIPOJOVACÍ PP-HT
- POTRUBÍ STUŽENÉ VODY PP-RCT S ČEDIČOVÝM VLÁKNEM + TEPELNÁ IZOLACE
- POTRUBÍ TEPLÉ VODY PP-RCT S ČEDIČOVÝM VLÁKNEM + TEPELNÁ IZOLACE
- POTRUBÍ POŽÁRNÍ VODY POZINKOVANÉ OCELOVÉ POTRUBÍ SPOJOVANÉ LISOVANÍM + TEPELNÁ IZOLACE

LEGENDA ZAŘÍZOVACÍCH PŘEDMĚTŮ:

- K** BILÝ KERAMICKÝ ZÁVĚSNÝ KLOZET S ANTIBAKTERIÁLNÍM SEDÁTKEM S POKLOPEM SAMONOSNÝ MONTÁŽNÍ ZÁVĚSNÝ PŘEVK S NÁDRŽKOU, RV-DN15
- U1** BÍLÉ KERAMICKÉ ZÁPUSTNÉ UMÝVADLO 600x465 mm, CHROMOVANÝ SIFON UMÝVADLOVÝ DN40, 2xRV-DN15 STOLÁNKOVÁ CHROMOVANÁ PAKOVÁ UMÝVADLOVÁ BATERIE S OTÁČIVÝM USTÍM STOLÁNKOVÁ AUTOMATICKÉ SENZOROVÉ BATERIE
- Ps** BILÝ KERAMICKÝ PISOŘ S INTEGROVANÝM NAPÁJECÍM ZDROJEM, Z.U. DN60
- SP** SPRCHA, SPRCHOVÁ VANIČKA POLYMERARMOR 900x900 SE Z.U. DN60, CHROMOVANÁ SPRCHOVÁ PAKOVÁ BATERIE S PŘÍSLUŠENSTVÍM (SRCHOVÝM SETEM)
- VL** KERAMICKÁ STOLÁTÁ VÝLETKA S PLASTOVOU MŘÍŽKOU, TLAKOVÝ SPLACHOVÁČ CHROMOVANÁ DŘEZOVÁ NÁSTĚNNÁ PAKOVÁ BATERIE S PRODLOUŽENÝM USTÍM

± 0,000 = 267,48 m n. m. Bpv

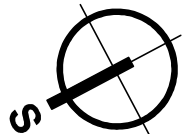

Modernizace chodeb pavilonu G VŠB-TUO

Projektová dokumentace pro provádění stavby

HLAVNÍ PROJEKTANT Ing. Martin Čecher		ARCHITEKT Ing. arch. Martin Chválek, MBA Ing. arch. František Uhlíř (arch.)	PROJEKTANT Ing. Petr Kudrlik Ing. Petr Kudrlik	VYPRACOVAL Ing. Petr Kudrlik Ing. Petr Kudrlik	CHVÁLEK ATELIER s.r.o. Kotkovská 1064/12 702 00 OSTRAVA		ICO: 05725674 +420 595 693 250 info@chvalekatelier.cz
OBJEDNATEL Vysoká škola báňská - Technická univerzita Ostrava, 17. listopadu 2172/15, 708 00 Ostrava - Poruba		STAVEBNÍ OBJEKT SO 02 Sociální zařízení G		ČÁST D1.02.40 Zdravotechnika	STUPĚN DPS		DATUM 02 / 2024
NÁZEV VÝKRESU Půdorys 2.NP		MĚŘÍTKO 1:50		FORMÁT A4		2x A4	

NÁZEV VÝKRESU Půdorys 2.NP		ARCHIVNÍ ČÍSLO 23-029-05		ČÍSLO VÝKRESU D1.02.40-04		REVIZE	
-------------------------------	--	-----------------------------	--	------------------------------	--	--------	--

TENTO DOKUMENT JE MAJETKEM SPOLEČNOSTI CHVÁLEK ATELIER s.r.o., BEZ PÍSEMNÉHO SOUHLASÍ ODPOVĚDNÉHO ZÁSTUPCE PRÁVNÍ CHVÁLEK ATELIER s.r.o. NEMŮŽÍ BÝT DOKUMENT KOPÍROVÁN, POUŽIT NEBO PŘEDÁN TŘETÍ OSOBU K DALŠÍMU POUŽITÍ