

PŘEHLEDNÝ PŮDORYS 5.NP

LEGENDA MÍSTNOSTÍ


ČÍSLO MÍSTNOSTI	ÚČEL MÍSTNOSTI	PLOCHA (m²)
5.18	KUCHYŇ	3.87
5.19	ÚKLID	3.46
5.20	WC INVALIDNÍ	3.52
5.21	WC ŽENY	13.27
5.22	WC MUŽI	11.63
5.23	CHODBA	130.39
5.24	SLB MÍSTNOST	6.89
J.01	TECHNOLOGICKÉ JÁDRO	11.04
J.02	TECHNOLOGICKÉ JÁDRO	0.00
J.03	TECHNOLOGICKÉ JÁDRO	0.00
J.05	TECHNOLOGICKÉ JÁDRO	0.00
J.06	TECHNOLOGICKÉ JÁDRO	0.00
J.07	TECHNOLOGICKÉ JÁDRO	0.00
J.08	TECHNOLOGICKÉ JÁDRO	0.00
J.09	TECHNOLOGICKÉ JÁDRO	0.00
J.10	TECHNOLOGICKÉ JÁDRO	0.00
S.01	SCHODIŠTĚ	19.44
S.02	SCHODIŠTĚ	18.02
V.01	VÝTAH	0.00
V.02	VÝTAH	0.00

PLOCHA MÍSTNOSTÍ CELKEM: 221.53

CNT

ČÍSLO MÍSTNOSTI	ÚČEL MÍSTNOSTI	PLOCHA (m²)
CNT 5.01	LABORATOŘ PŘÍSTROJŮ	74.61
CNT 5.02	LABORATOŘ PŘÍSTROJŮ	16.55
CNT 5.03	KANCELÁŘ	13.90
CNT 5.04	KANCELÁŘ	15.28
CNT 5.05	KANCELÁŘ	15.54
CNT 5.06	KANCELÁŘ	15.28
CNT 5.07	LABORATOŘ PŘÍSTROJŮ	15.54
CNT 5.08	LABORATOŘ PŘÍSTROJŮ	17.17
CNT 5.09	LABORATOŘ PŘÍSTROJŮ	89.18
CNT 5.10	LABORATOŘ PŘÍPRAVY	91.10
CNT 5.11	LABORATOŘ PŘÍPRAVY	14.57
CNT 5.12	KANCELÁŘ	15.00
CNT 5.13	KANCELÁŘ	15.25
CNT 5.14	KANCELÁŘ	15.00
CNT 5.15	KANCELÁŘ	15.25
CNT 5.16	LABORATOŘ PŘÍPRAVY	16.01
CNT 5.17	LABORATOŘ PŘÍPRAVY	90.64

PLOCHA MÍSTNOSTÍ CELKEM: 545.87

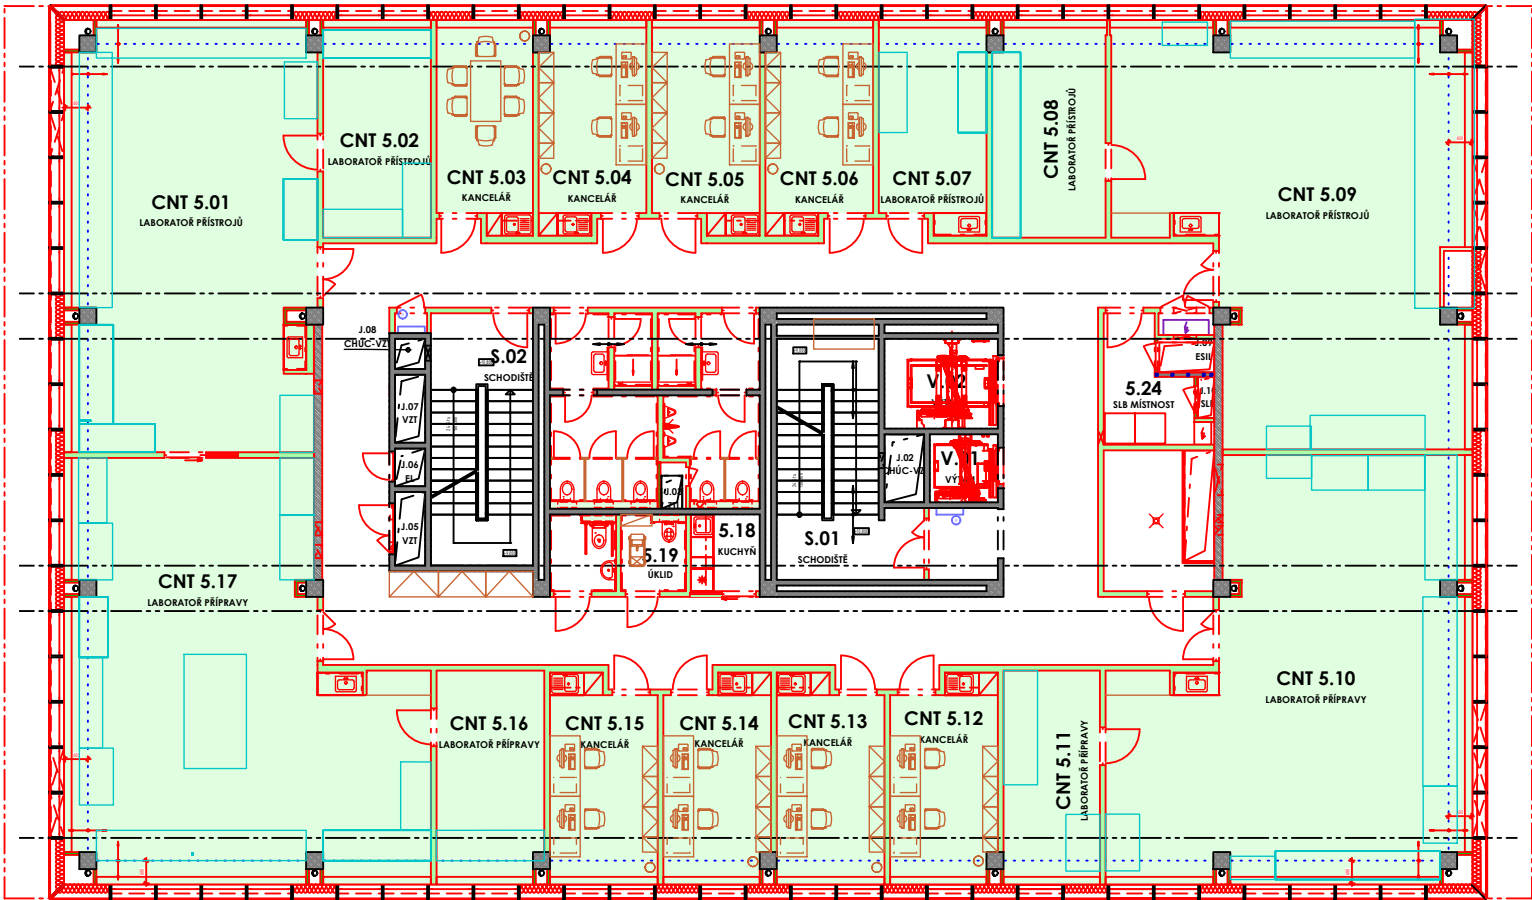

LEGENDA ZNAČENÍ DLE UŽIVATELŮ

- FS - FAKULTA STAVEBNÍ
- FEI - FAKULTA ELEKTROTECHNIKY A INFORMATIKY
- FMT - FAKULTA MATERIÁLOVĚ TECHNOLOGICKÁ
- CNT - CENTRUM NANOTECHNOLOGIÍ

NÁZEV VÝKRESU:
PŘEHLEDNÝ PŮDORYS 5.NP

MĚŘÍTKO:
1 : 200

ČÍSLO VÝKRESU:
D.1.1.3.0.05.

PŘEHLEDNÝ PŮDORYS 5.NP

LEGENDA MÍSTNOSTÍ


ČÍSLO MÍSTNOSTI	ÚČEL MÍSTNOSTI	PLOCHA (m²)
5.18	KUCHYŇ	3.87
5.19	ÚKLID	3.46
5.20	WC INVALIDNÍ	3.52
5.21	WC ŽENY	13.27
5.22	WC MUŽI	11.63
5.23	CHODBA	130.39
5.24	SLB MÍSTNOST	6.89
J.01	TECHNOLOGICKÉ JÁDRO	11.04
J.02	TECHNOLOGICKÉ JÁDRO	0.00
J.03	TECHNOLOGICKÉ JÁDRO	0.00
J.05	TECHNOLOGICKÉ JÁDRO	0.00
J.06	TECHNOLOGICKÉ JÁDRO	0.00
J.07	TECHNOLOGICKÉ JÁDRO	0.00
J.08	TECHNOLOGICKÉ JÁDRO	0.00
J.09	TECHNOLOGICKÉ JÁDRO	0.00
J.10	TECHNOLOGICKÉ JÁDRO	0.00
S.01	SCHODIŠTĚ	19.44
S.02	SCHODIŠTĚ	18.02
V.01	VÝTAH	0.00
V.02	VÝTAH	0.00

PLOCHA MÍSTNOSTÍ CELKEM: 221.53

CNT

ČÍSLO MÍSTNOSTI	ÚČEL MÍSTNOSTI	PLOCHA (m²)
CNT 5.01	LABORATOŘ PŘÍSTROJŮ	74.61
CNT 5.02	LABORATOŘ PŘÍSTROJŮ	16.55
CNT 5.03	KANCELÁŘ	13.90
CNT 5.04	KANCELÁŘ	15.28
CNT 5.05	KANCELÁŘ	15.54
CNT 5.06	KANCELÁŘ	15.28
CNT 5.07	LABORATOŘ PŘÍSTROJŮ	15.54
CNT 5.08	LABORATOŘ PŘÍSTROJŮ	17.17
CNT 5.09	LABORATOŘ PŘÍSTROJŮ	89.18
CNT 5.10	LABORATOŘ PŘÍPRAVY	91.10
CNT 5.11	LABORATOŘ PŘÍPRAVY	14.57
CNT 5.12	KANCELÁŘ	15.00
CNT 5.13	KANCELÁŘ	15.25
CNT 5.14	KANCELÁŘ	15.00
CNT 5.15	KANCELÁŘ	15.25
CNT 5.16	LABORATOŘ PŘÍPRAVY	16.01
CNT 5.17	LABORATOŘ PŘÍPRAVY	90.64

PLOCHA MÍSTNOSTÍ CELKEM: 545.87

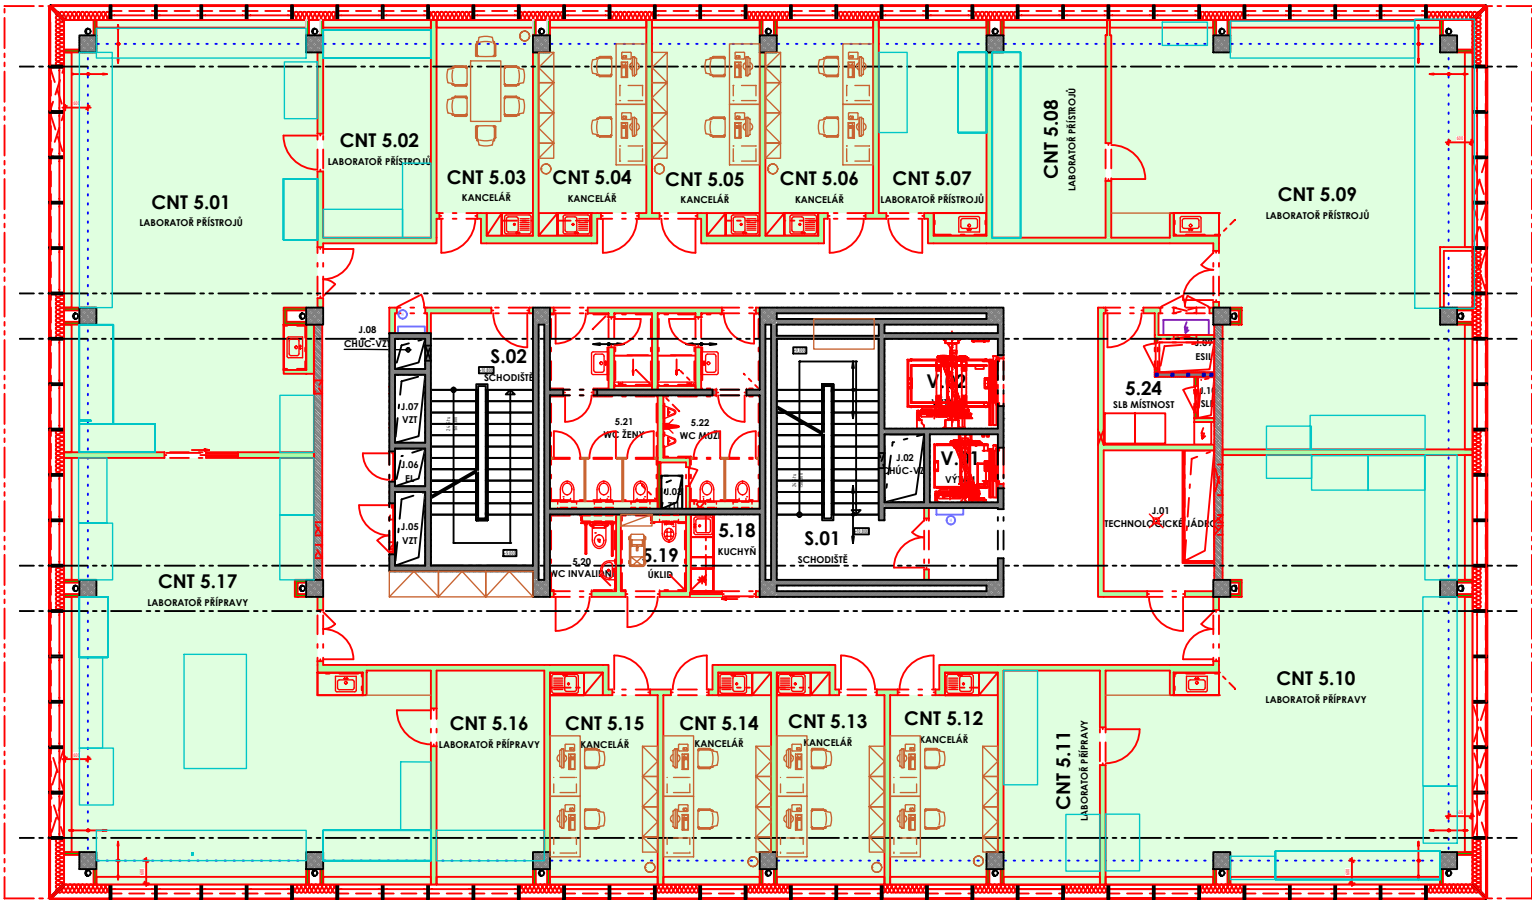

LEGENDA ZNAČENÍ DLE UŽIVATELŮ

- FS - FAKULTA STAVEBNÍ
- FEI - FAKULTA ELEKTROTECHNIKY A INFORMATIKY
- FMT - FAKULTA MATERIÁLOVĚ TECHNOLOGICKÁ
- CNT - CENTRUM NANOTECHNOLOGIÍ

NÁZEV VÝKRESU:

PŘEHLEDNÝ PŮDORYS 5.NP

MĚŘÍTKO:

1 : 200

ČÍSLO VÝKRESU:

D.1.1.3.0.05.