



Všesměrová coverage anténa COV-4 umístěná nad podhledem

Koaxiální kabel LCF 12-50 veden ve stávajících kabelových žlábech nad podhledem

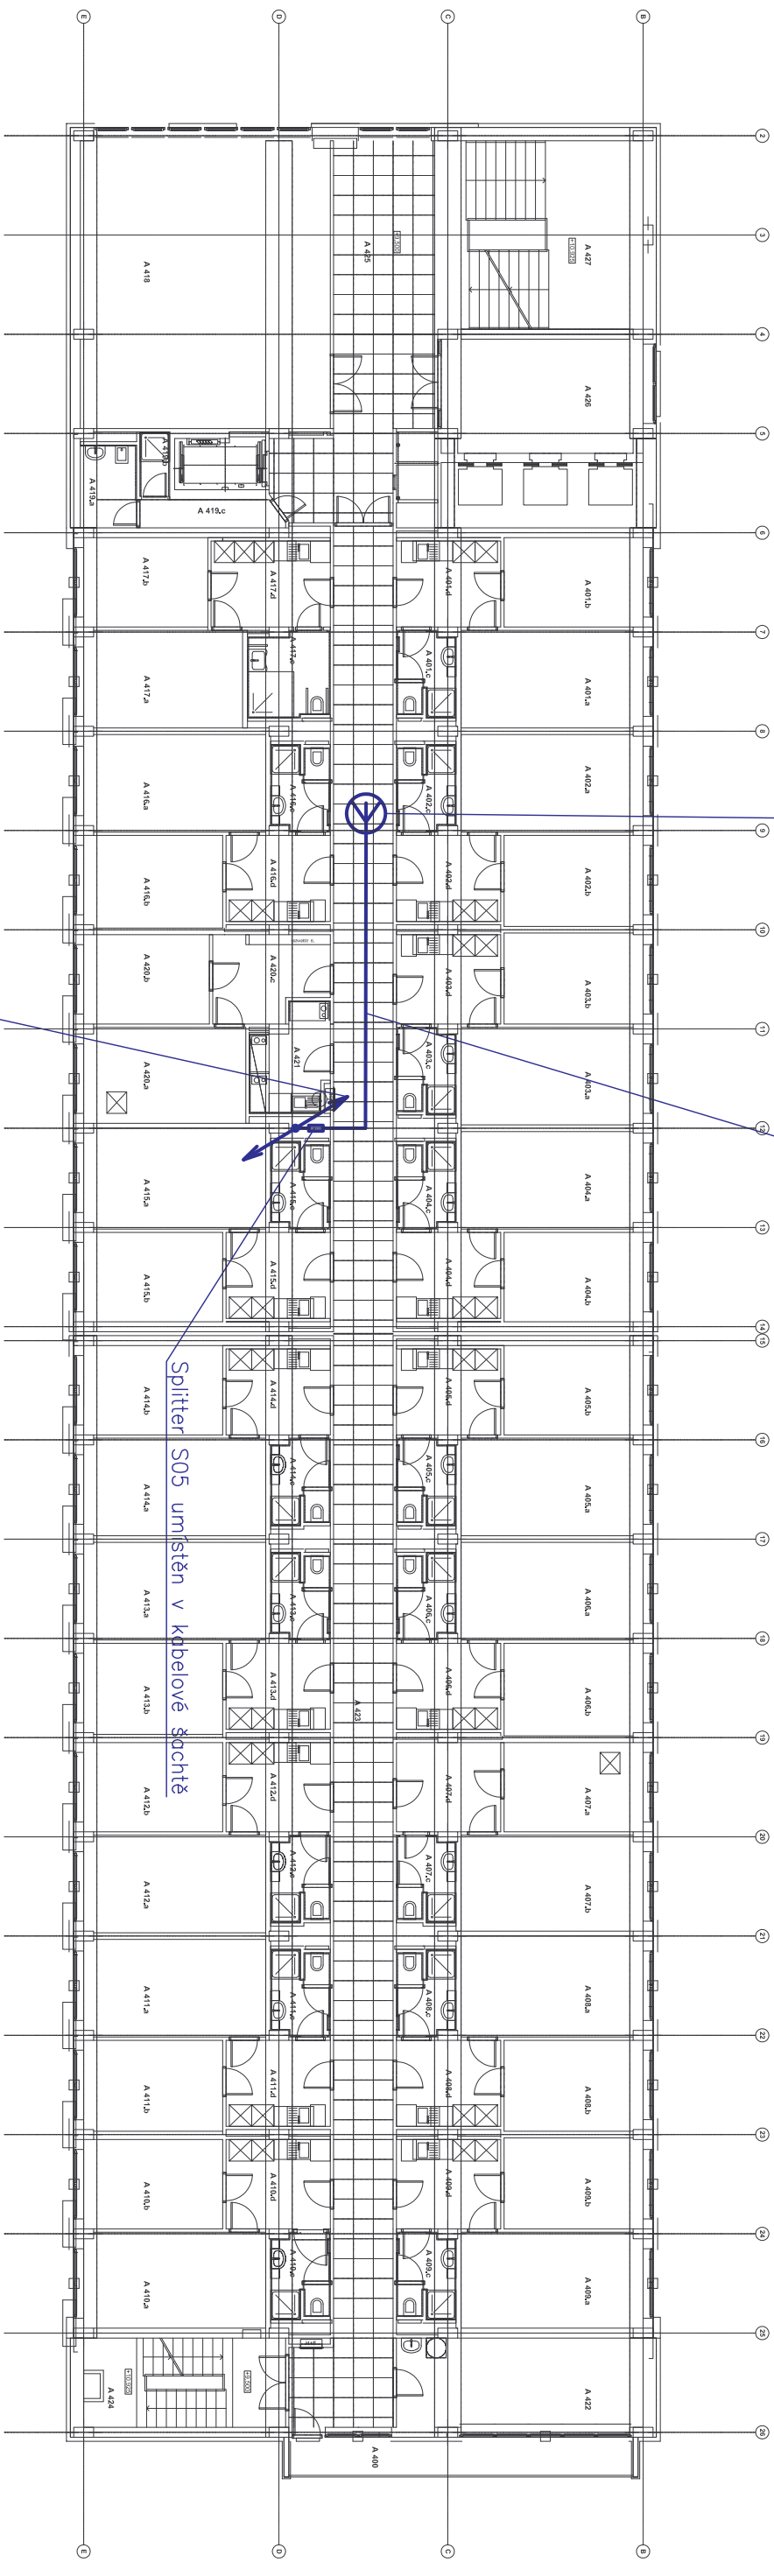

Koaxiální kabel LCF 12-50 veden ve stupačci kabelové šachtě do 5.NP

Splitter S05 umístěn v kabelové šachtě

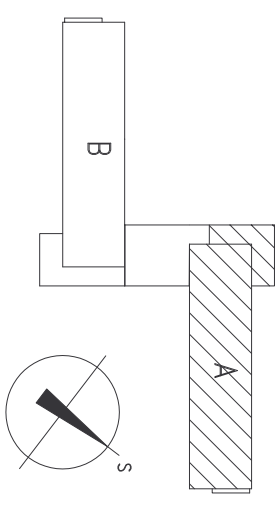

ZODP. PROJEKTANT	VYPRACOVAL	KONTROLOVAL
Ing. Jolán Kania	Jiří Boříš	Ing. Marek Bohunek
OBJEDNATEL : Vysoká škola báňská – Technická univerzita Ostrava, 17. listopadu 15/2172, 708 33 Ostrava – Poruba		
NÁZEV AKCE :	" Stavební úpravy budovy kolejí "A" VŠB-TU Ostrava "	
Č. ZAKÁZKY 10A/ 09		
MĚŘÍTKO 1:100		
STUPĚŇ	DVZS DPS	
ČÁST : Bezdrátové rádiové spojení složek IZS	Archiv:	
OBSAH : Půdorys 4.NP	ARCHIVNÍ ČÍSLO : PPS - 10A / 09 - RS - 04	
		Č. V. 04