

LEGENDA SILNOPROUD:

- R-AV ROZVÁDEČ PRO NÁPAJENÍ MÍSTNOSTI 217
- KABELOVÁ TRÁSA
- SAMOSTÁTNÁ TRÁSA V OHRANIČKÁCH SLB/SIL
- KABELOVÁ TRÁSA SIL PRO PODLAHOVÉ KRAJICE
- KABELY ULOŽENÉ V TRUBEKÁCH, ZÁBĚH
- VÝVODY Z PODLAHY KOORDINOVAT S DODAVATELEM INTERIERU
- SOUSTAVA : SPEN 400V 400/230V TN-S ZA R-AV
- BOD ROZDĚLENÍ VODIČE PEN: ROZVÁDEČ RD
- OCHRANA PŘED GRÁŽENÍ EL. PROUDEM :
- ZÁKLADNÍ - AUTOMATICKÁ ODPOLNĚNÍ OD ZDROJE
- ZVÝŠENÁ - PROUDOVÝMI OHRANICÍ A DOPL. POSPOL.

POZNÁMKA SILNOPROUD:


OME OSVĚTLENÍ U VCHODU UMÍSTIT DO STĚNÁČKŮ PŘÍZD. A PŘEKRYTOVAT  
KABELAŽE V NĚJHOVĚ BUDOU VĚDEBY V PŘÍPRAVĚCH KAB. TRÁSKÁCH  
NĚKDEŽE SI BUDĚ PROVEDENO PŘES KRAJICE SE SPOKOVNOSTÍ  
V KATEGORIE BUDĚ OSVĚTLENÍ OSVĚTLENÍ PRAKELNĚ K OVL. U VSTUPU  
POZNÁMKA SLABOPROUD:

ROZVODY BUDOU VĚDEBY V CÍLE TRÁSE BEZ PŘERUŠENÍ AŽ DO MÍSTA ZÁSUVKY.  
V PODLAŽKÁCH JSOU PŘÍPRAVĚNÝ CHÁNKY PRO ZÁVĚZENÍ ROZVODŮ.  
SLB ROZVODY AUDIO VIDEO BUDOU VĚDEBY Z KATEGORIE  
DĚKOVĚ ROZVODY BUDOU VĚDEBY Z m.2.28

LEGENDA PŘÍSTROJŮ SILNOPROUD:

- KABELOVÉ VÝVODY PRO TECHNOLOGIE REZ. 2m
- DVOUTAČKOVÝ 45x45 6A 230V IP20 I:1/0
- TLAČÍTKO ZAPNUTÉ 10A 230V IP20 I:1/0
- ZÁSUVKA NA POKRCH 16A 230V IP44
- ZÁSUVKA RJ45 NA POKRCH
- VYBAVENÍ PRACOVNÍHO MÍSTA 2x ZÁSUVKY 230V, 1x RJ45 - PROVEDENÍ 45x45
- NÁP. • NÁP. MÍSTO PŘES PODLAHOVOU KRAJICI 150x150
- NÁP. • NÁP. MÍSTO PŘES PŘÍPRAVĚNÍ ZLÁB

- LED SVÍTLIDLO VESTANÉ DO KAZETOVÉHO PODHLEDU M600 36W 4100nm 4000K DIM-PUSH FUNKCE
- STUPNACÍ VEDENÍ

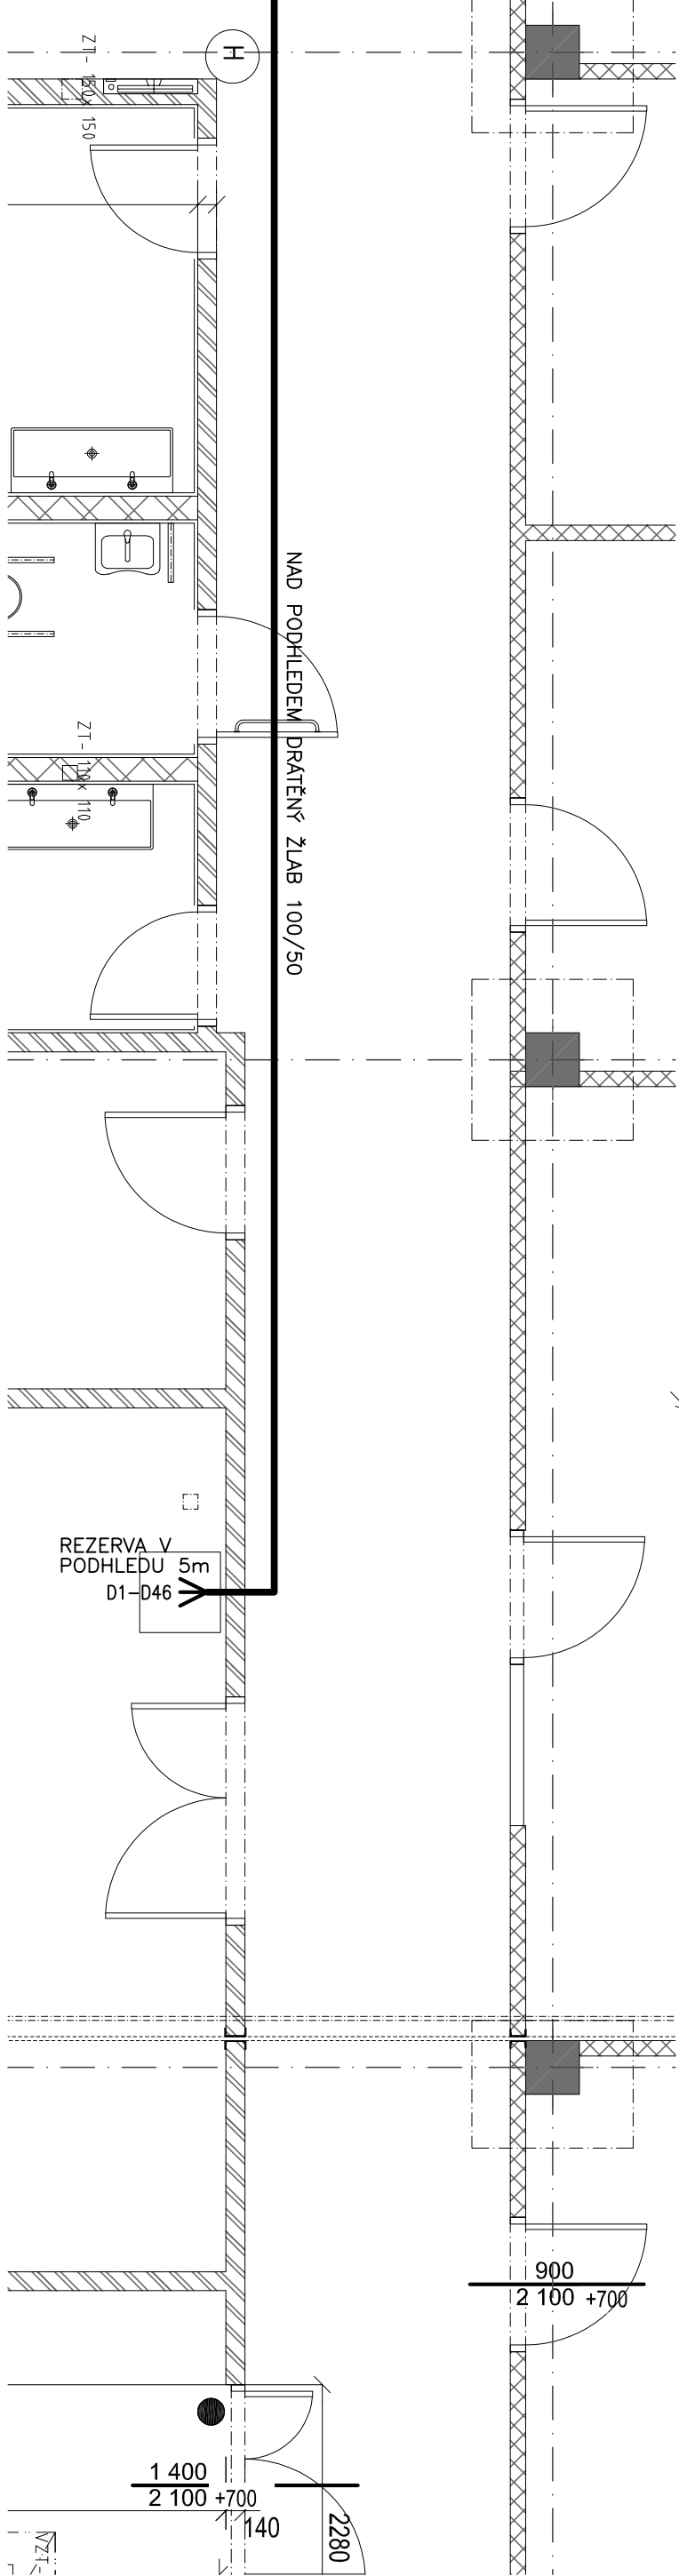

VYPRACOVANÉ		ZOBRAZENÉ	KONTROLOVANÉ	LBH	
M. POŠTOLKA	M. POŠTOLKA	M. POŠTOLKA	M. POŠTOLKA	S. D. O. L. S. P. O.	
K. S. M. S.				Projektová a obchodní činnost	
Investor: NÁRODNÍ SUPERPŘETVAČOVÉ CENTRUM IT INNOVATIONIS USTAVY - PŘÍRODA				Tel: 259 20 260	
Stavba: IT INNOVATIONIS MODERNIZACE SKOLČÍ MÍSTNOSTI				Č. zakázky: 4321	
Arch: IT INNOVATIONIS MODERNIZACE SKOLČÍ MÍSTNOSTI				Datum: 06/2021	
Dle jehť:				Stupeň: 3 A4	
Souborní:				Měřítko: 1:50	
Část profesněELEKTRONIKÁLE				Arch. č.: 421/21	
Příloha: PŮDORYS				Průřez: C01	
Dle zám.					